


SUMIDOURO
PLANTA BAIXA - ESC. 1:25


SUMIDOURO
CORTE - ESC. 1:25

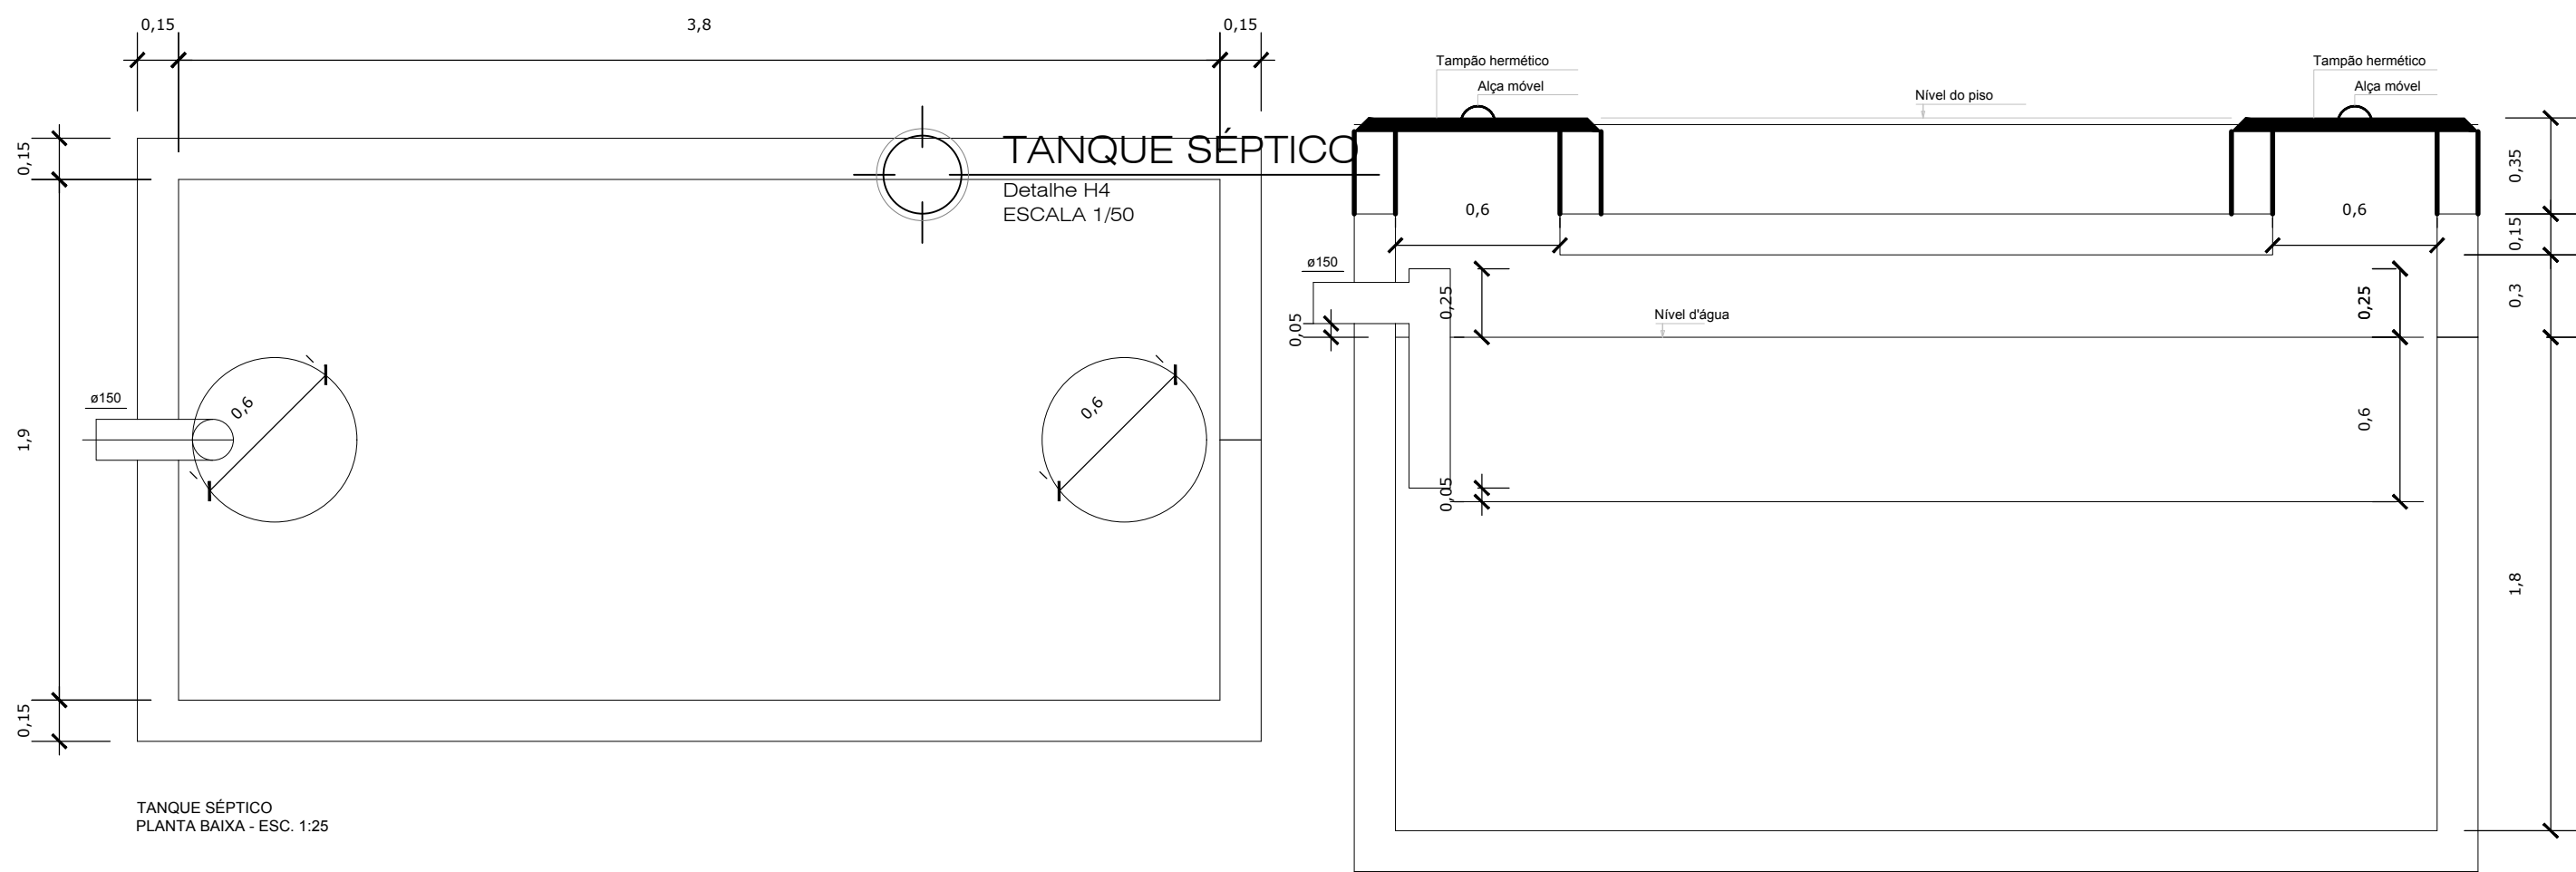


TANQUE SÉPTICO
PLANTA BAIXA - ESC. 1:25

Detalhe H4
escala 1:25

TANQUE SÉPTICO
CORTE - ESC. 1:25

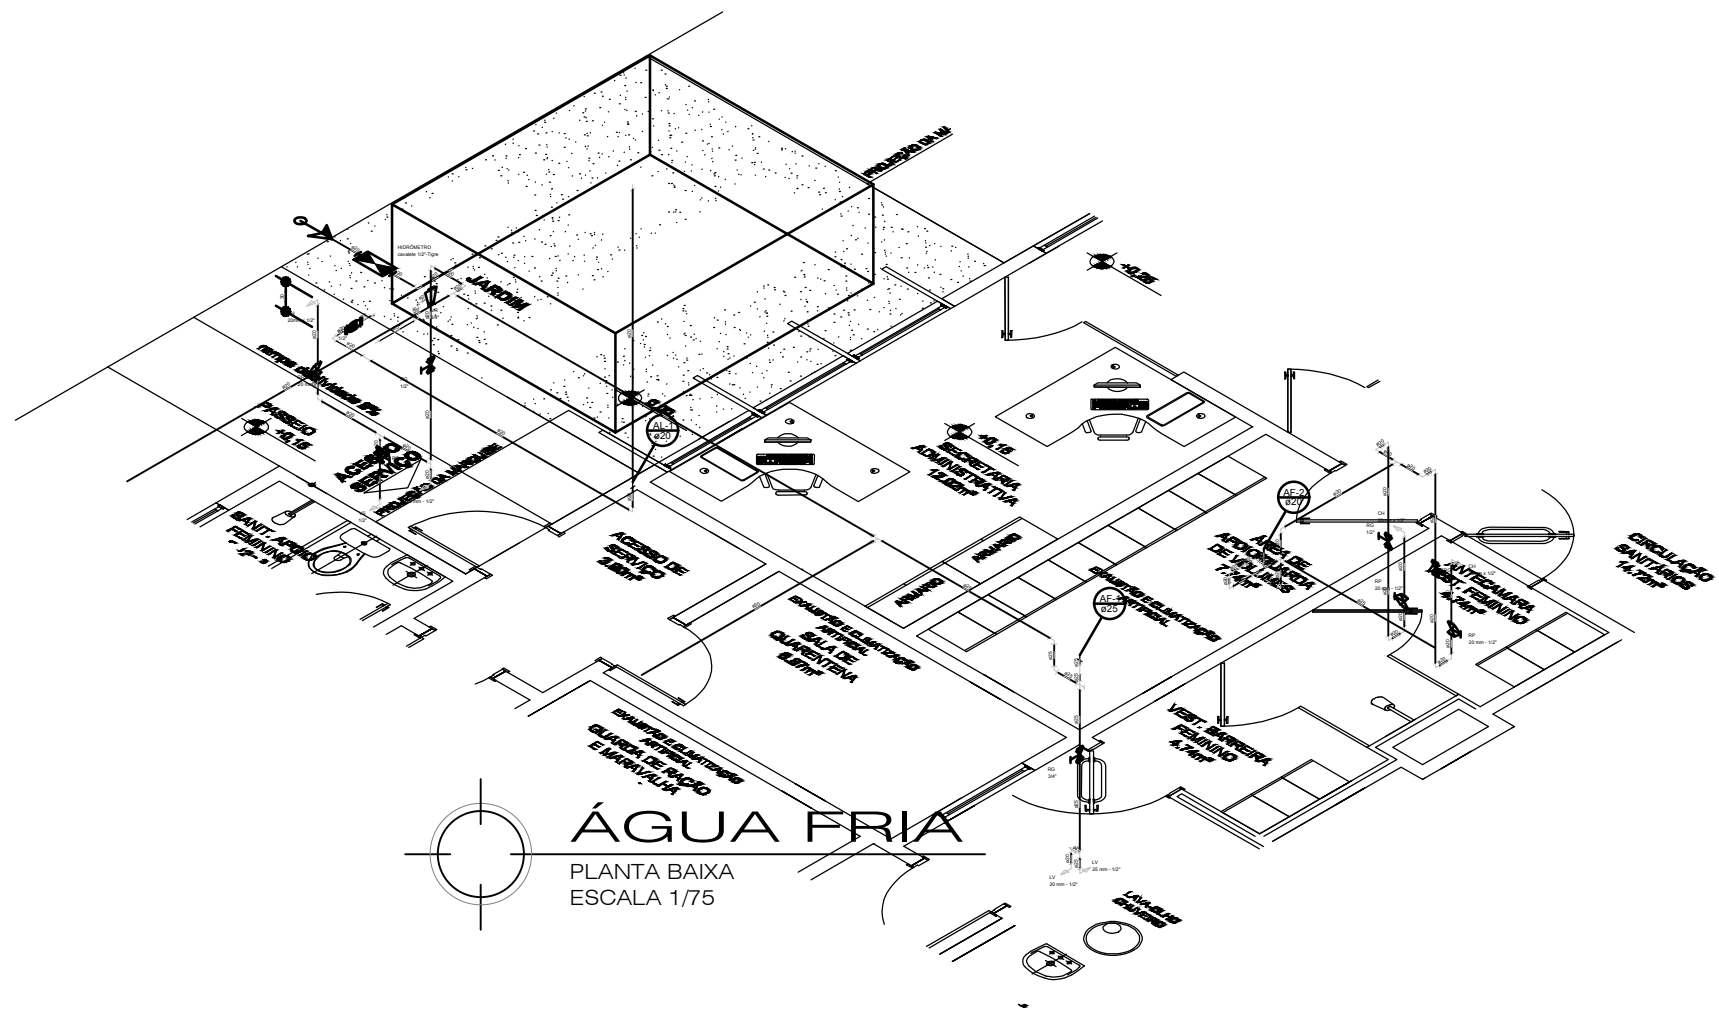

ÁGUA FRIA
PLANTA BAIXA
ESCALA 1/75

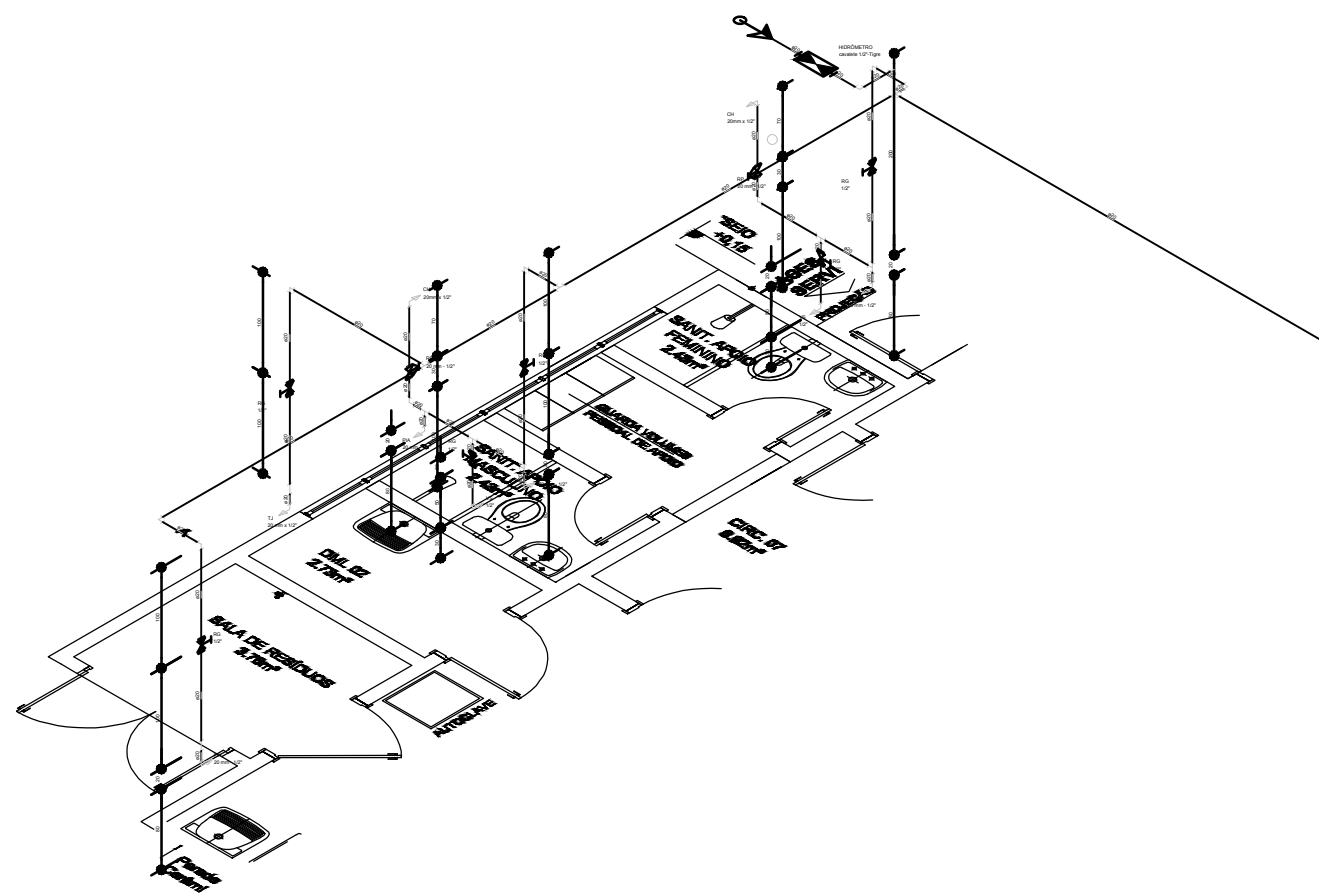

ISOMÉTRICO
Detalhe H3
ESCALA 1/75

Legenda	
	Alimentador Predial
	Bebedouro
	Bombas
	Bucha de redução longa
	Caixa Sifonada
	Caixas Inspeção Esgoto Simples
	Chuveiro Coletivo
	Chuveiro Residencial
	Cruzeta
	Curva 45 Longa para Esgoto Sanitário
	Curva 45 Longa para Esgoto Sanitário-sobe
	Curva 90 longa
	Hidrômetros - HIDRÔMETRO
	Joelho 45
	Joelho 87°30'
	Joelho 90
	Joelho 90- coluna
	Junção simples
	Junção simples c/ redução
	Lavatório de Uso Geral
	Luva simples
	Poço de visita Pluvial
	Ralos pluviais
	Ramais de Ventilação
	Redução excêntrica
	Registro bruto de gaveta industrial - RG
	Registro de Pressão com PVC soldável - RP
	Registro de gaveta c/canopla cromada c/PVC soldável - RG
	Te 45
	Te 90
	Te sanitário
	Válvula de descarga c/PVC soldável - VD
	Vaso Sanitário c/ J90°
	Vaso Sanitário c/ curva 90°
	Válvula de retenção horizontal c/ PVC soldável - VR
	Válvula de sucção (poço) c/ PVC soldável - VR

ISOMÉTRICO
Detalhe H2
ESCALA 1/75